


Województwo: OPOLSKIE
Powiat: OLESNO
Gmina: DOBRODZIEN
Obręb: SZEMROWICE
Nr ks. rob.: 1578/37/2005
Nr zgłosz.: 236/2005

MAPA DO CELÓW PROJEKTOWYCH
SKALA 1:500
Seksja mapy zasadniczej:
511-331-2344

Legenda:

- Projektowana kanalizacja sanitarna
- Projektowany rurociąg tłoczny
- Projektowane włączenie do studni rewizyjnej
- Projektowane włączenie przez trójnik
- Projektowana przepompownia sieciowa ścieków
- Projektowana przepompownia przydomowa ścieków
- Zabezpieczenie istniejących kabli energetycznych i telekomunikacyjnych rurami ochronnymi AROT

ŁĄCZY ARKUSZ 511-333-0321, 511-331-2343

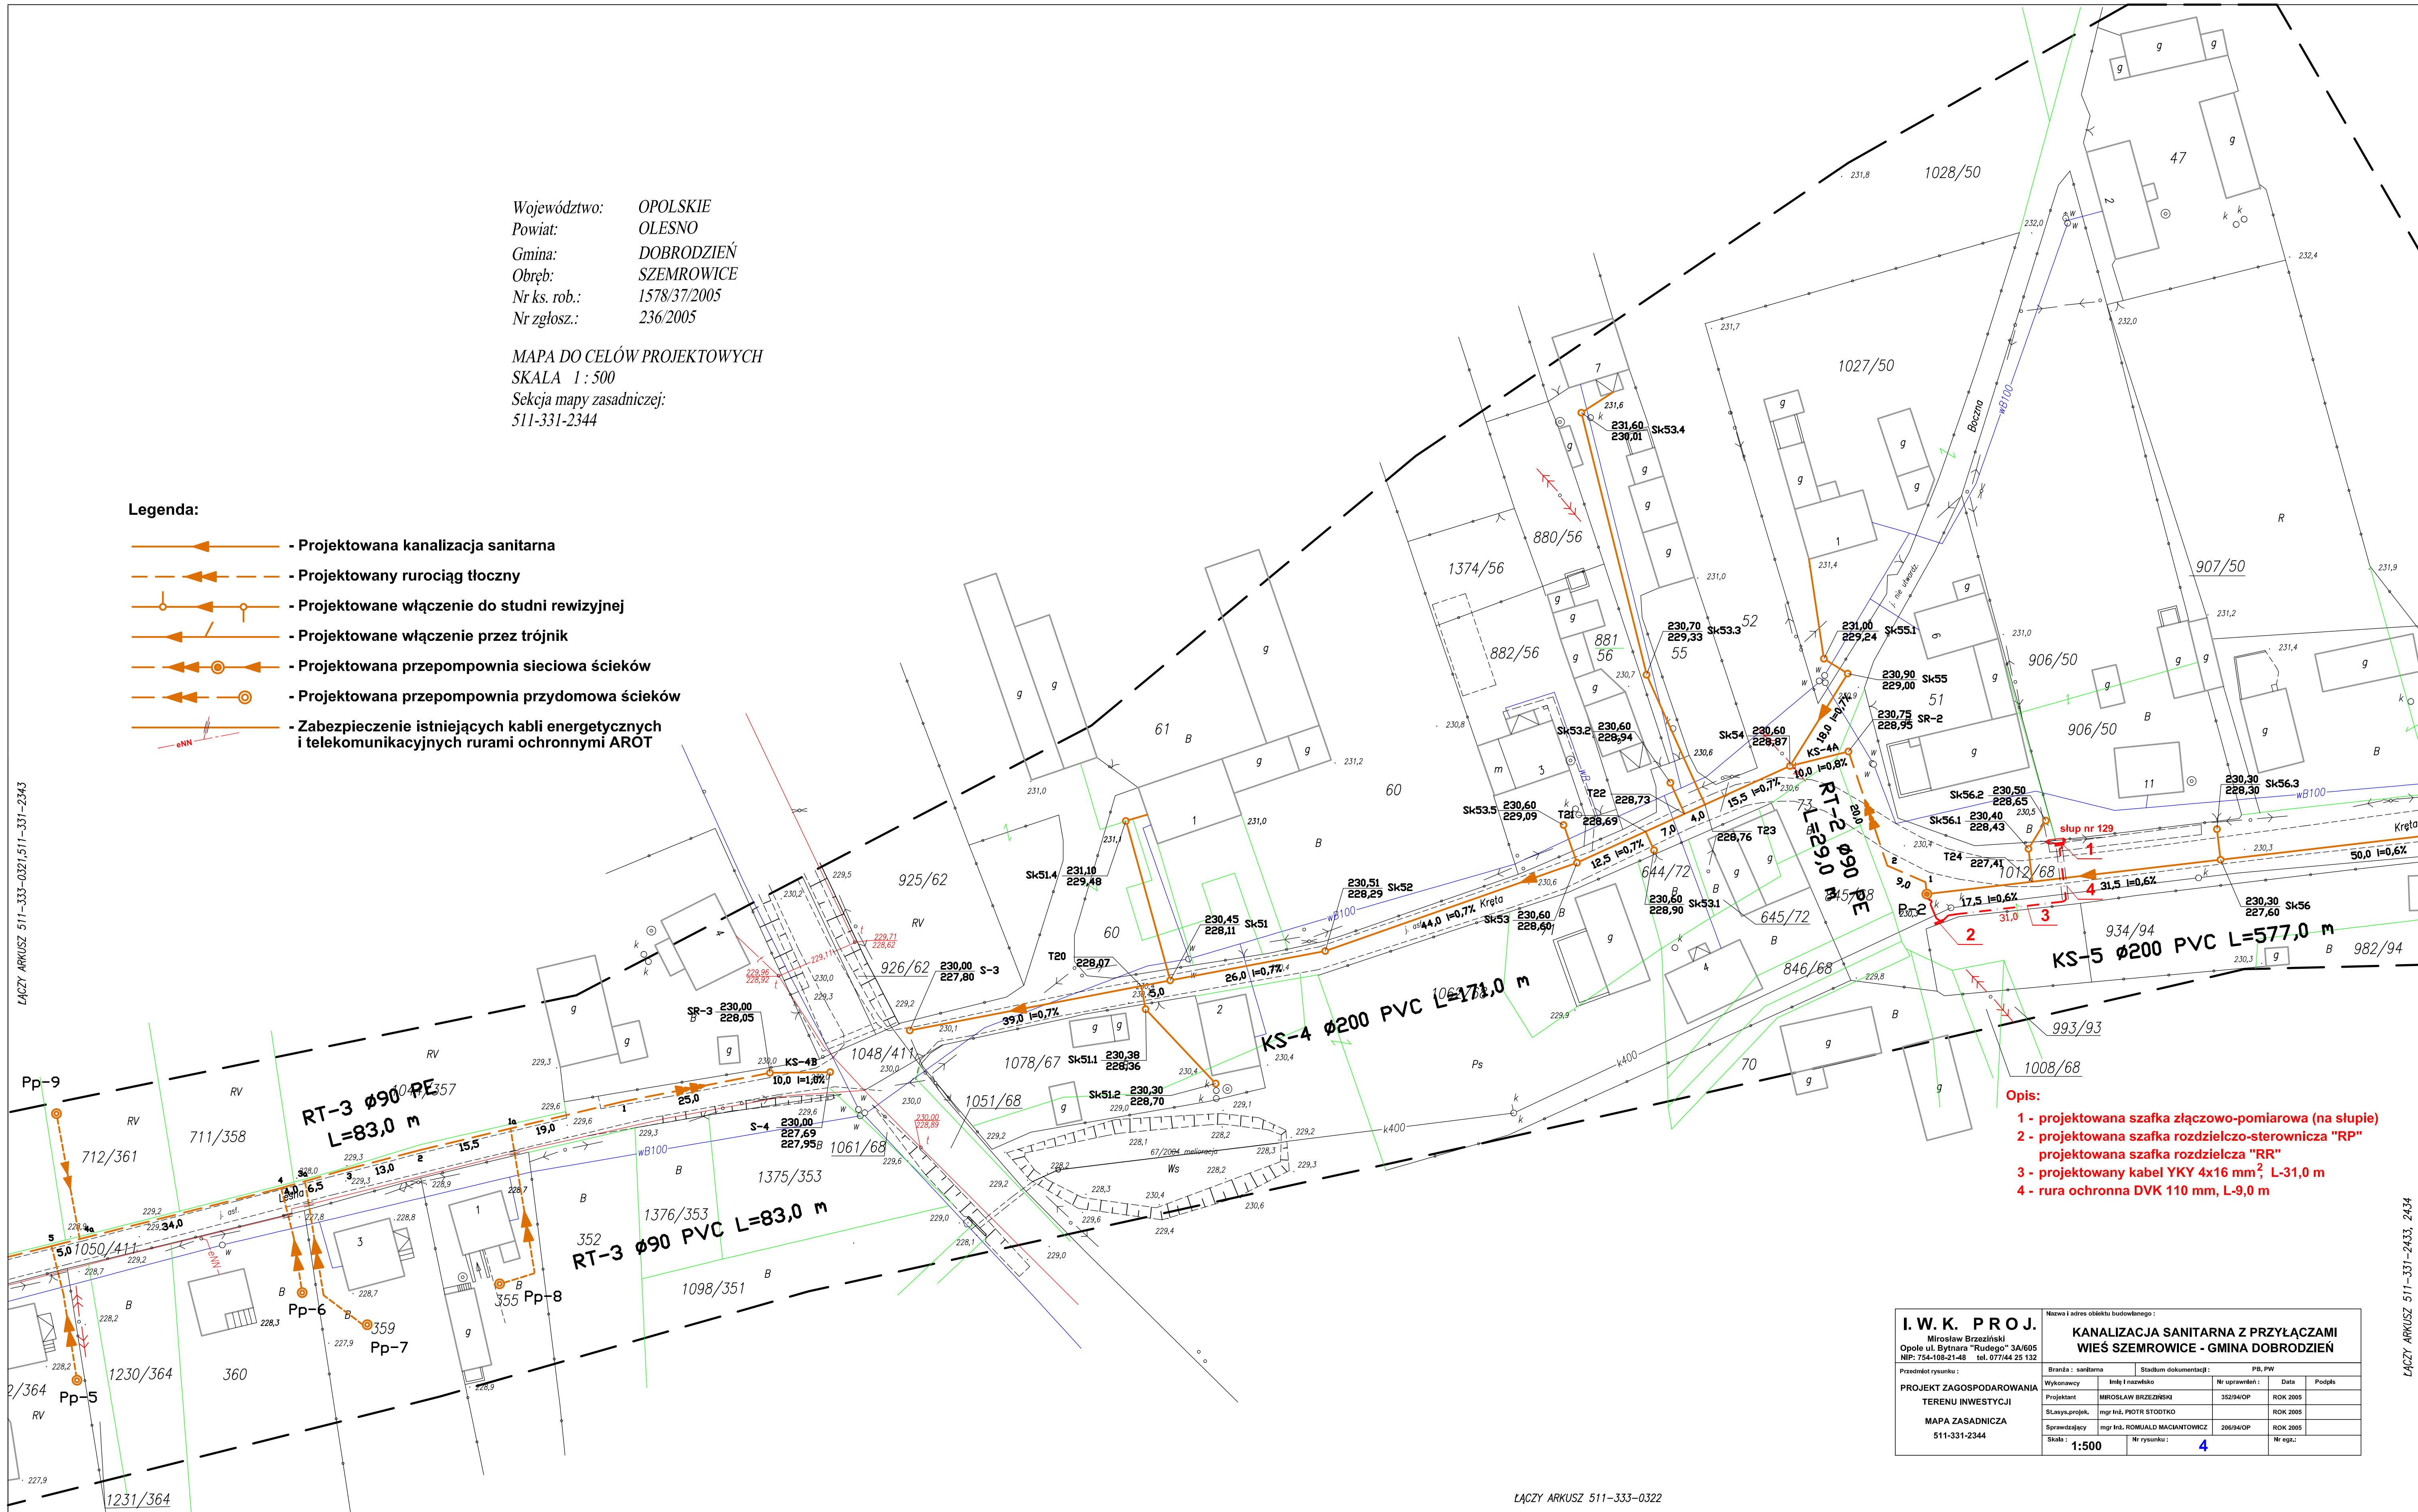

Opis:

- 1 - projektowana szafka złączowo-pomiarowa (na słupie)
- 2 - projektowana szafka rozdzielczo-sterownicza "RP"
- 3 - projektowany kabel YKY 4x16 mm², L-31,0 m
- 4 - rura ochronna DVK 110 mm, L-9,0 m

I. W. K. PROJ. Miroslaw Brzezinski Opole ul. Bytnara "Rudego" 3A/605 NIP: 754-108-21-48 tel. 077/44 25 132		Nazwa i adres obiektu budowlanego: KANALIZACJA SANITARNA Z PRZYŁĄCZAMI WIEŚ SZEMROWICE - GMINA DOBRODZIEN			
Przedmiot rysunku: PROJEKT ZAGOSPODAROWANIA TERENU INWESTYCJI MAPA ZASADNICZA 511-331-2344		Brandza: sanitarna	Stadium dokumentacji:	PS, PW	
Wykonawcy		Inicjator i nazwisko	Nr uprawnień:	Data	Projekt
Projektant		MIROSLAW BRZEZINSKI	352/94OP	ROK 2005	
Stwierdzający		mjr inż. POŁTR STODTIO		ROK 2005	
Sprawdzający		mjr inż. ROMUALD MACIANTOWICZ	206/94OP	ROK 2005	
Skala: 1:500		Nr rysunku: 4	Nr egz.:		

ŁĄCZY ARKUSZ 511-333-0322

ŁĄCZY ARKUSZ 511-331-2433, 2434